
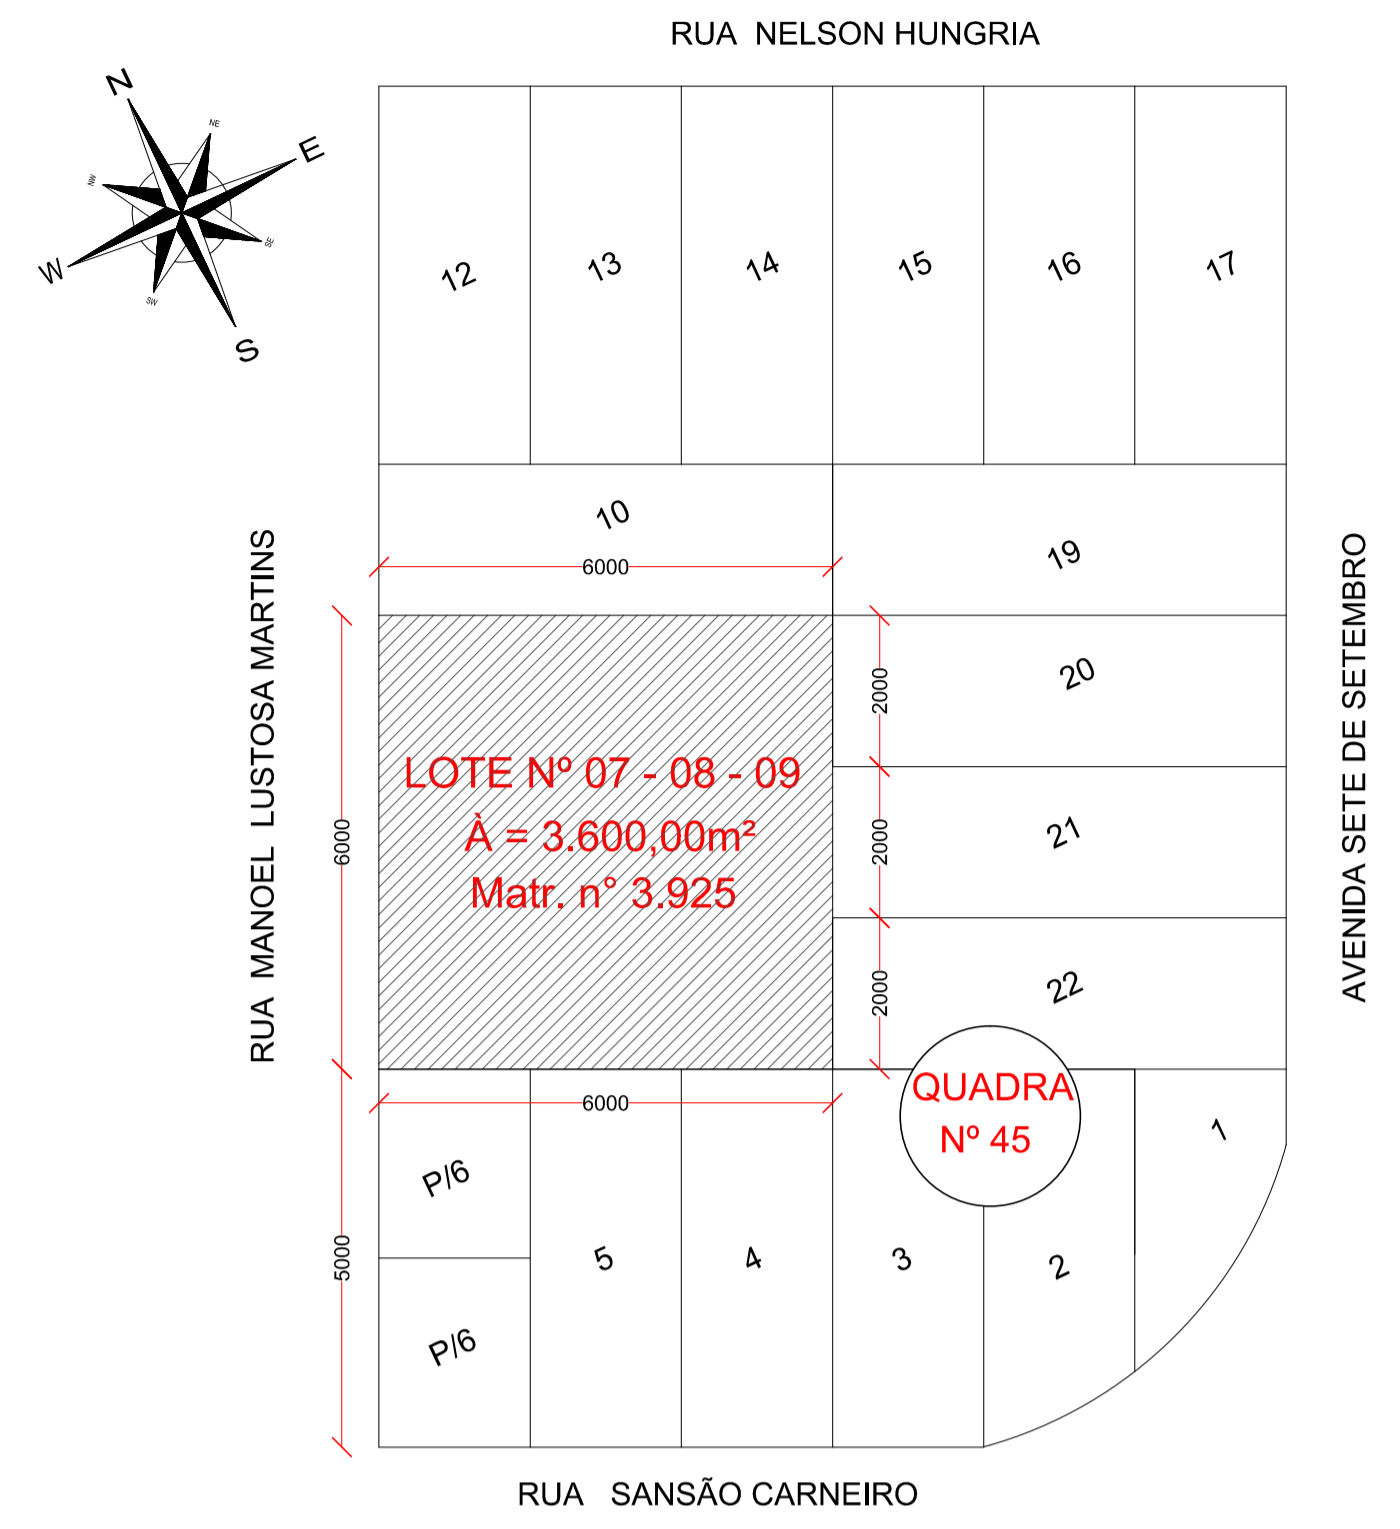
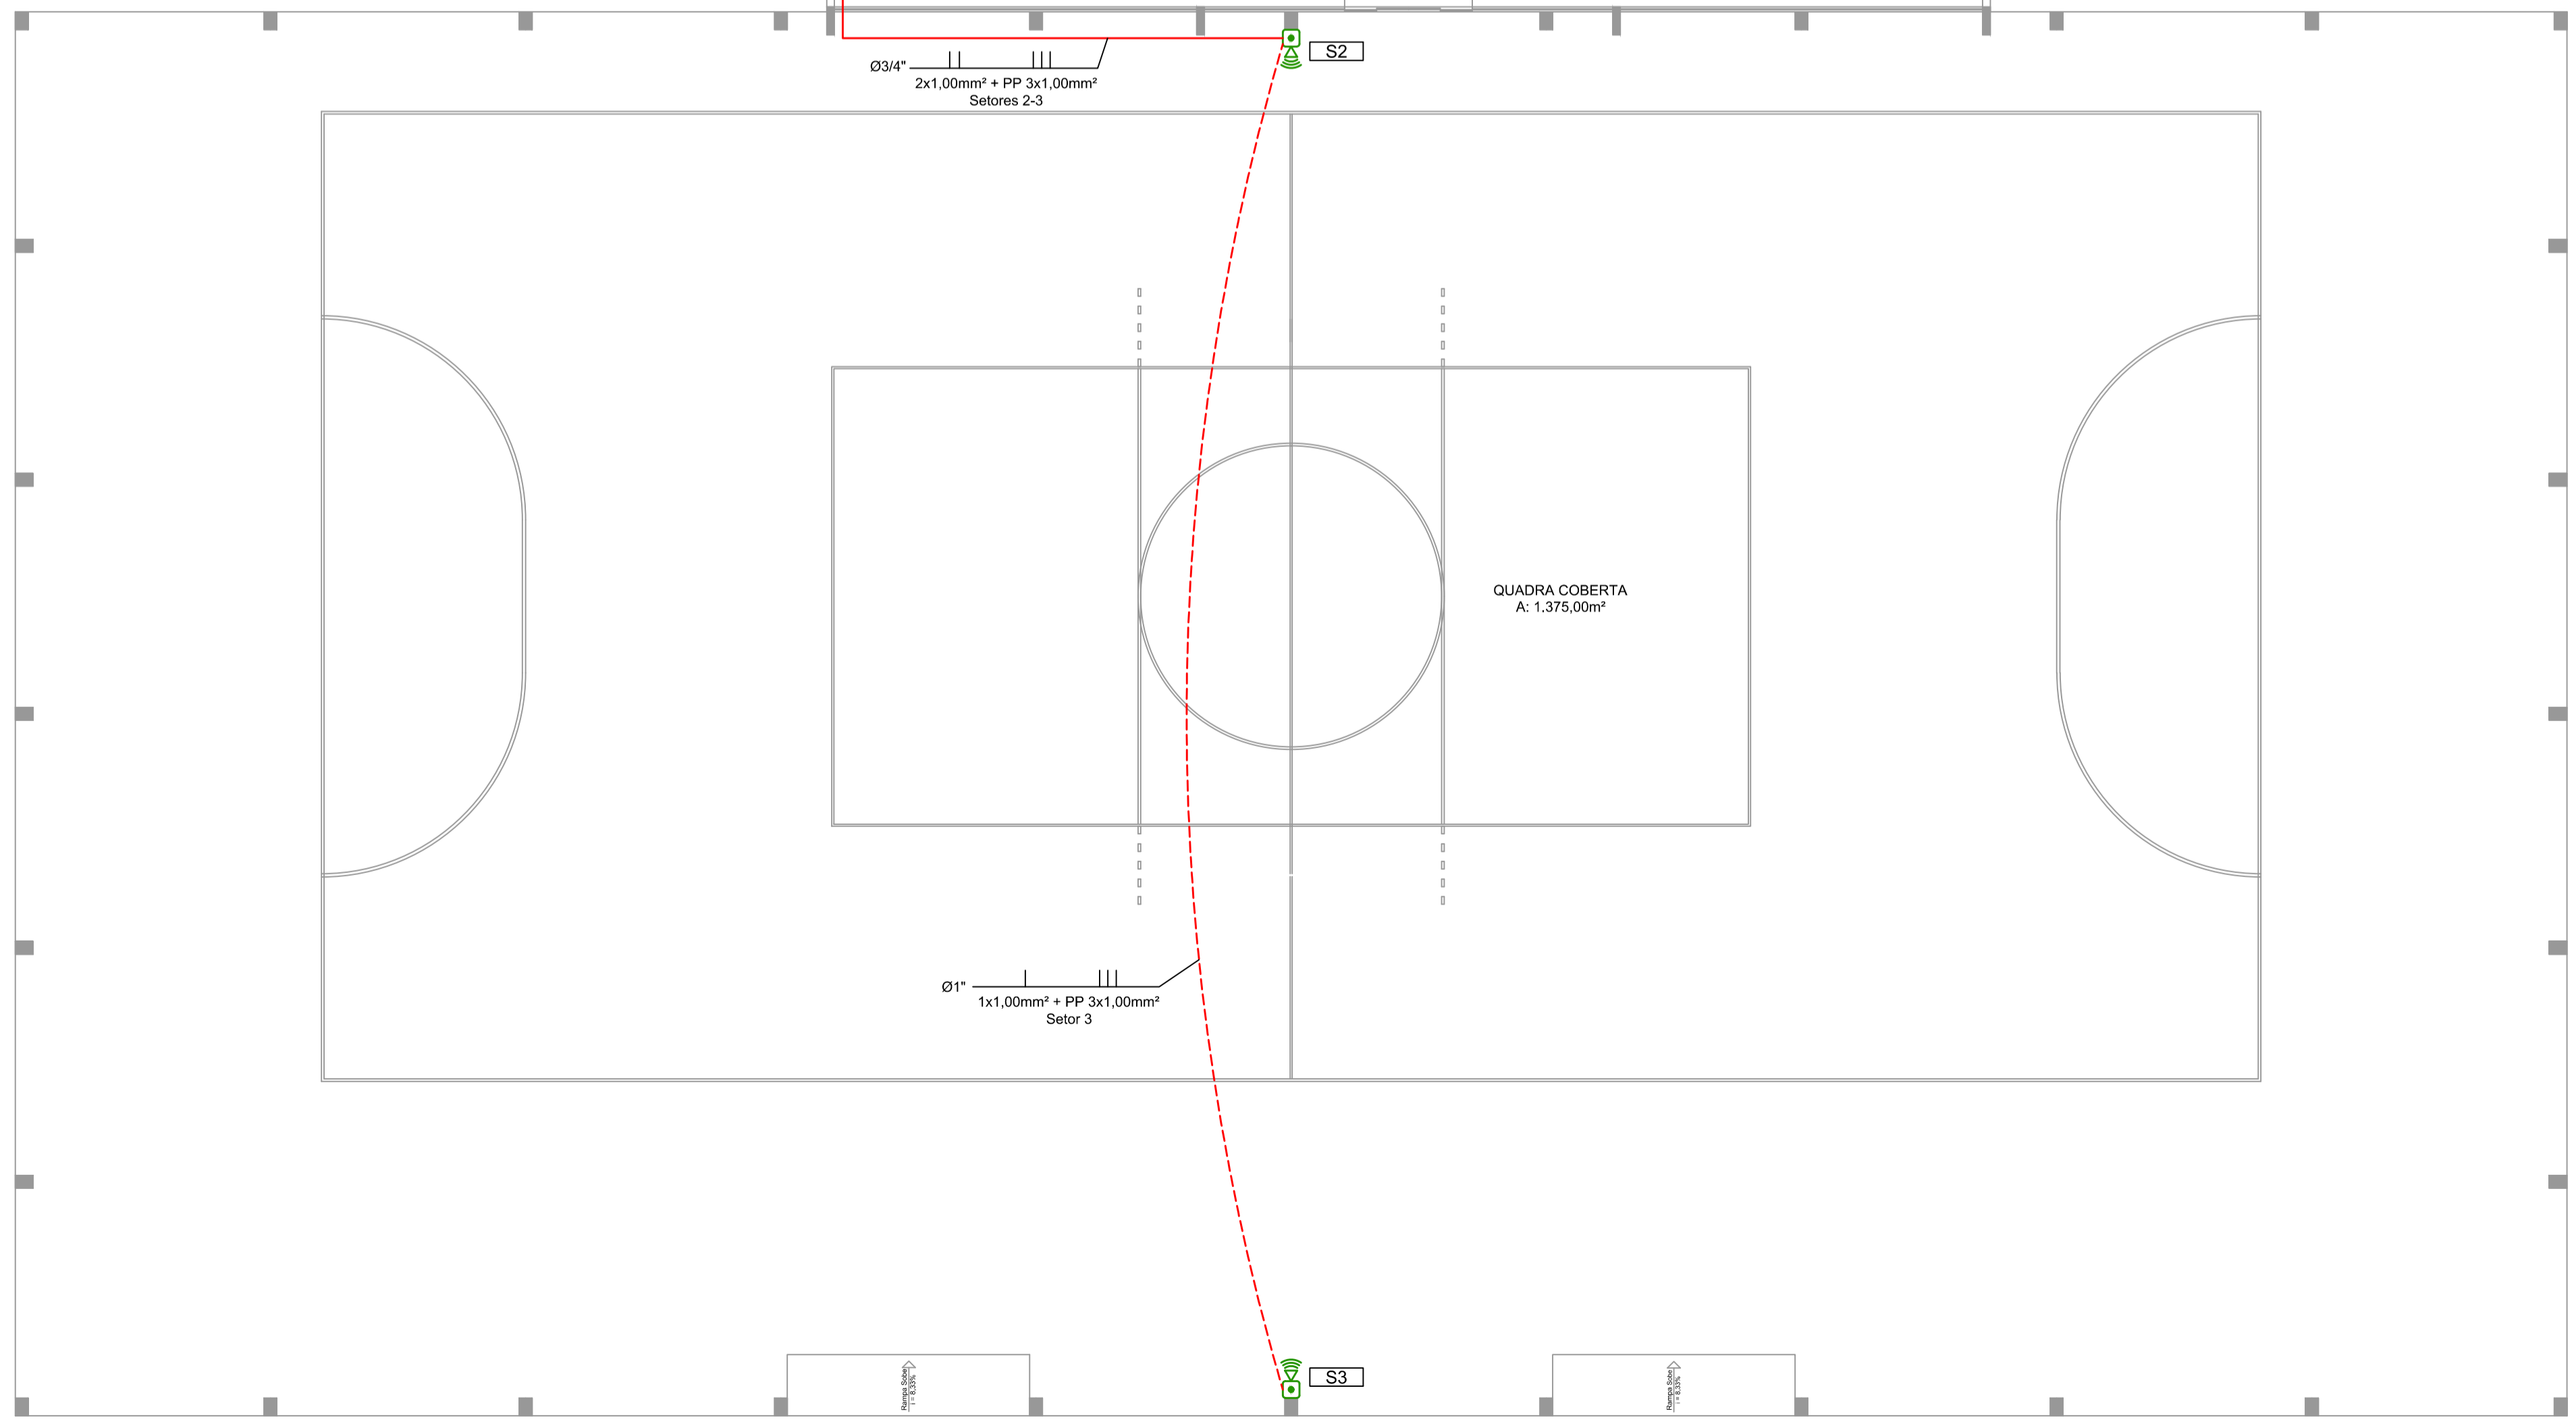
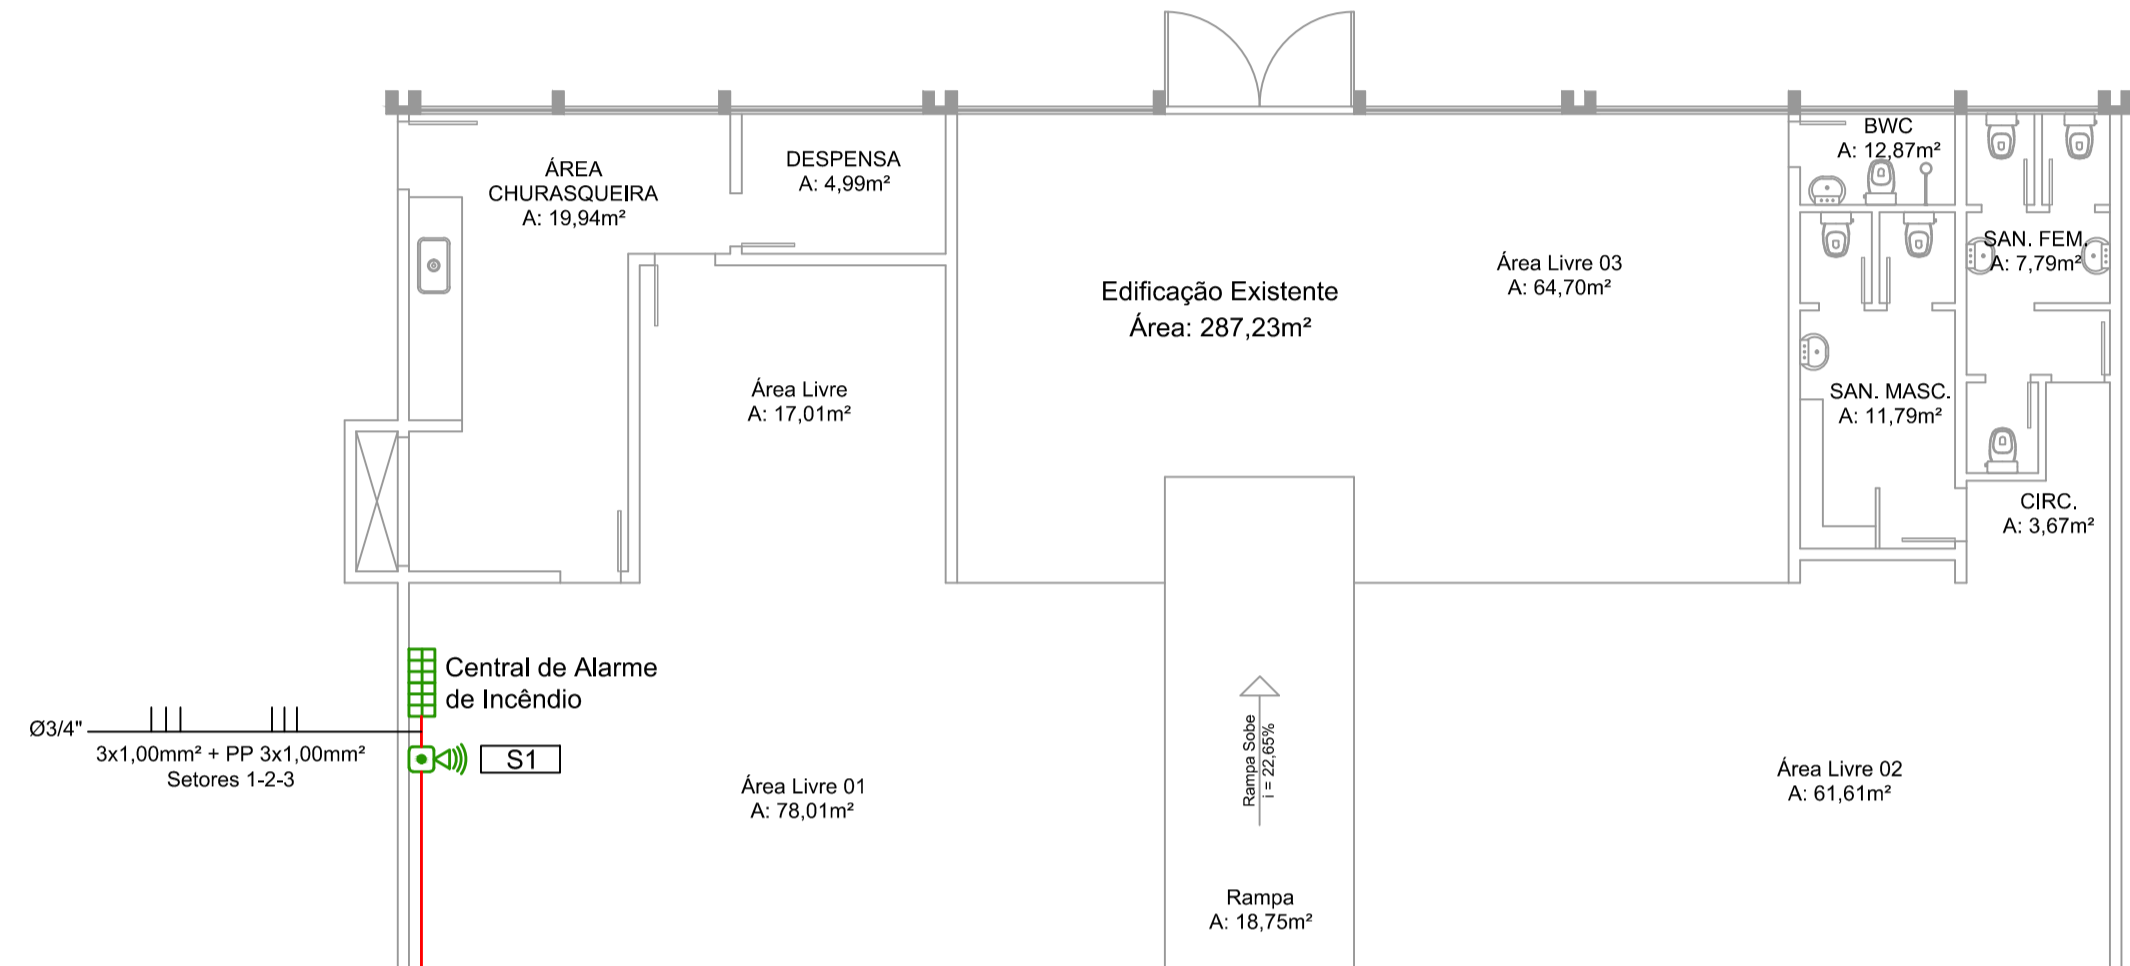


Simbologia	
	Central de alarme de incêndio - Convencional - Capacidade 20 setores - 12V com bateria
	Acionador manual de alarme convencional com sirene incorporada - IP20
	Sirene externa 115dB 12V
	Eletroduto aparente em PVC rígido antichama fixado nas paredes ou teto Ø3/4", cor vermelha
	Eletroduto subterrâneo em PVC flexível Ø1" reforçado

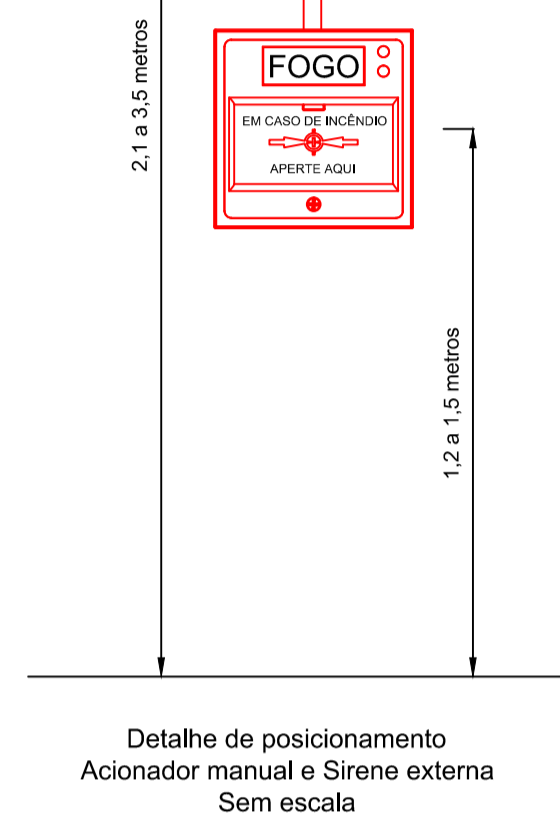

Planta De Situação
Escala: 1:1000

Alarme de Incêndio - Prancha Única			
		OBRA:	Quadra Coberta
Rua Rui Barbosa, 527 - Centro São Lourenço do Oeste - SC engenharia@projetel.com.br (49) - 3344-1888		PROPRIETÁRIO:	Prefeitura Municipal de Galvão CNPJ: 83.009.902/0001-16
ESPÉCIE:		ALARME DE INCÊNDIO - Planta Baixa Detalhes - Localização	ESCALA: 1:100
PROJETO:		Charlan Smaniotto Luzzatto Engº eletrcista CREA/SC: 127.695-8	DATA: Junho / 2018
RESPONSÁVEL TÉCNICO:		Charlan Smaniotto Luzzatto Engº eletrcista CREA/SC: 127.695-8	PRANCHA: ÚNICA